


# ZABEZPIECZENIE "KUP KGL EGI Q UZBROJENIA

Skala 1:20

## SPOSÓB PODWIESZENIA KABLI ENERGETYCZNYCH I TELEFONICZNYCH

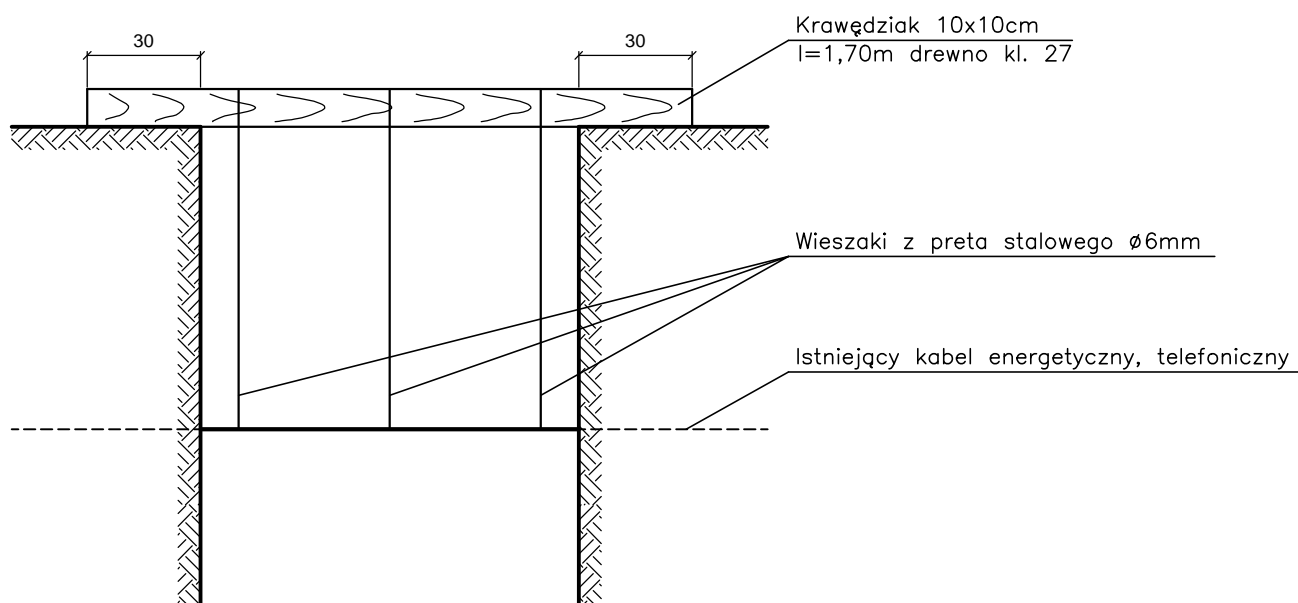

Obiekt	Kanalizacja deszczowa dla odwodnienia ulicy Polnej w Ratowicach (gmina Czernica)		
Rysunek 5	\ cdgi r kgej gplg'kupkl egi q'w dtqlgpk	Skala	1:20
Projektant	F t'lp 0Lgt  {'Y ctvcnuk	Nr ewid. upr.	287/88/UW
Data	06.04.2010 r.	Podpis	