



Bilans mocy				
nr pomieszczenia	wartość maksymalna [kW]	ilość świeżego powietrza [m ³ /h]	ilość chłodu dla powietrza [kW]	całkowita moc chłodnicza [kW]
1	15,0	600	3,1	18,1
2	8,4	500	2,6	10,9
	39,1	1100	5,6	29,0

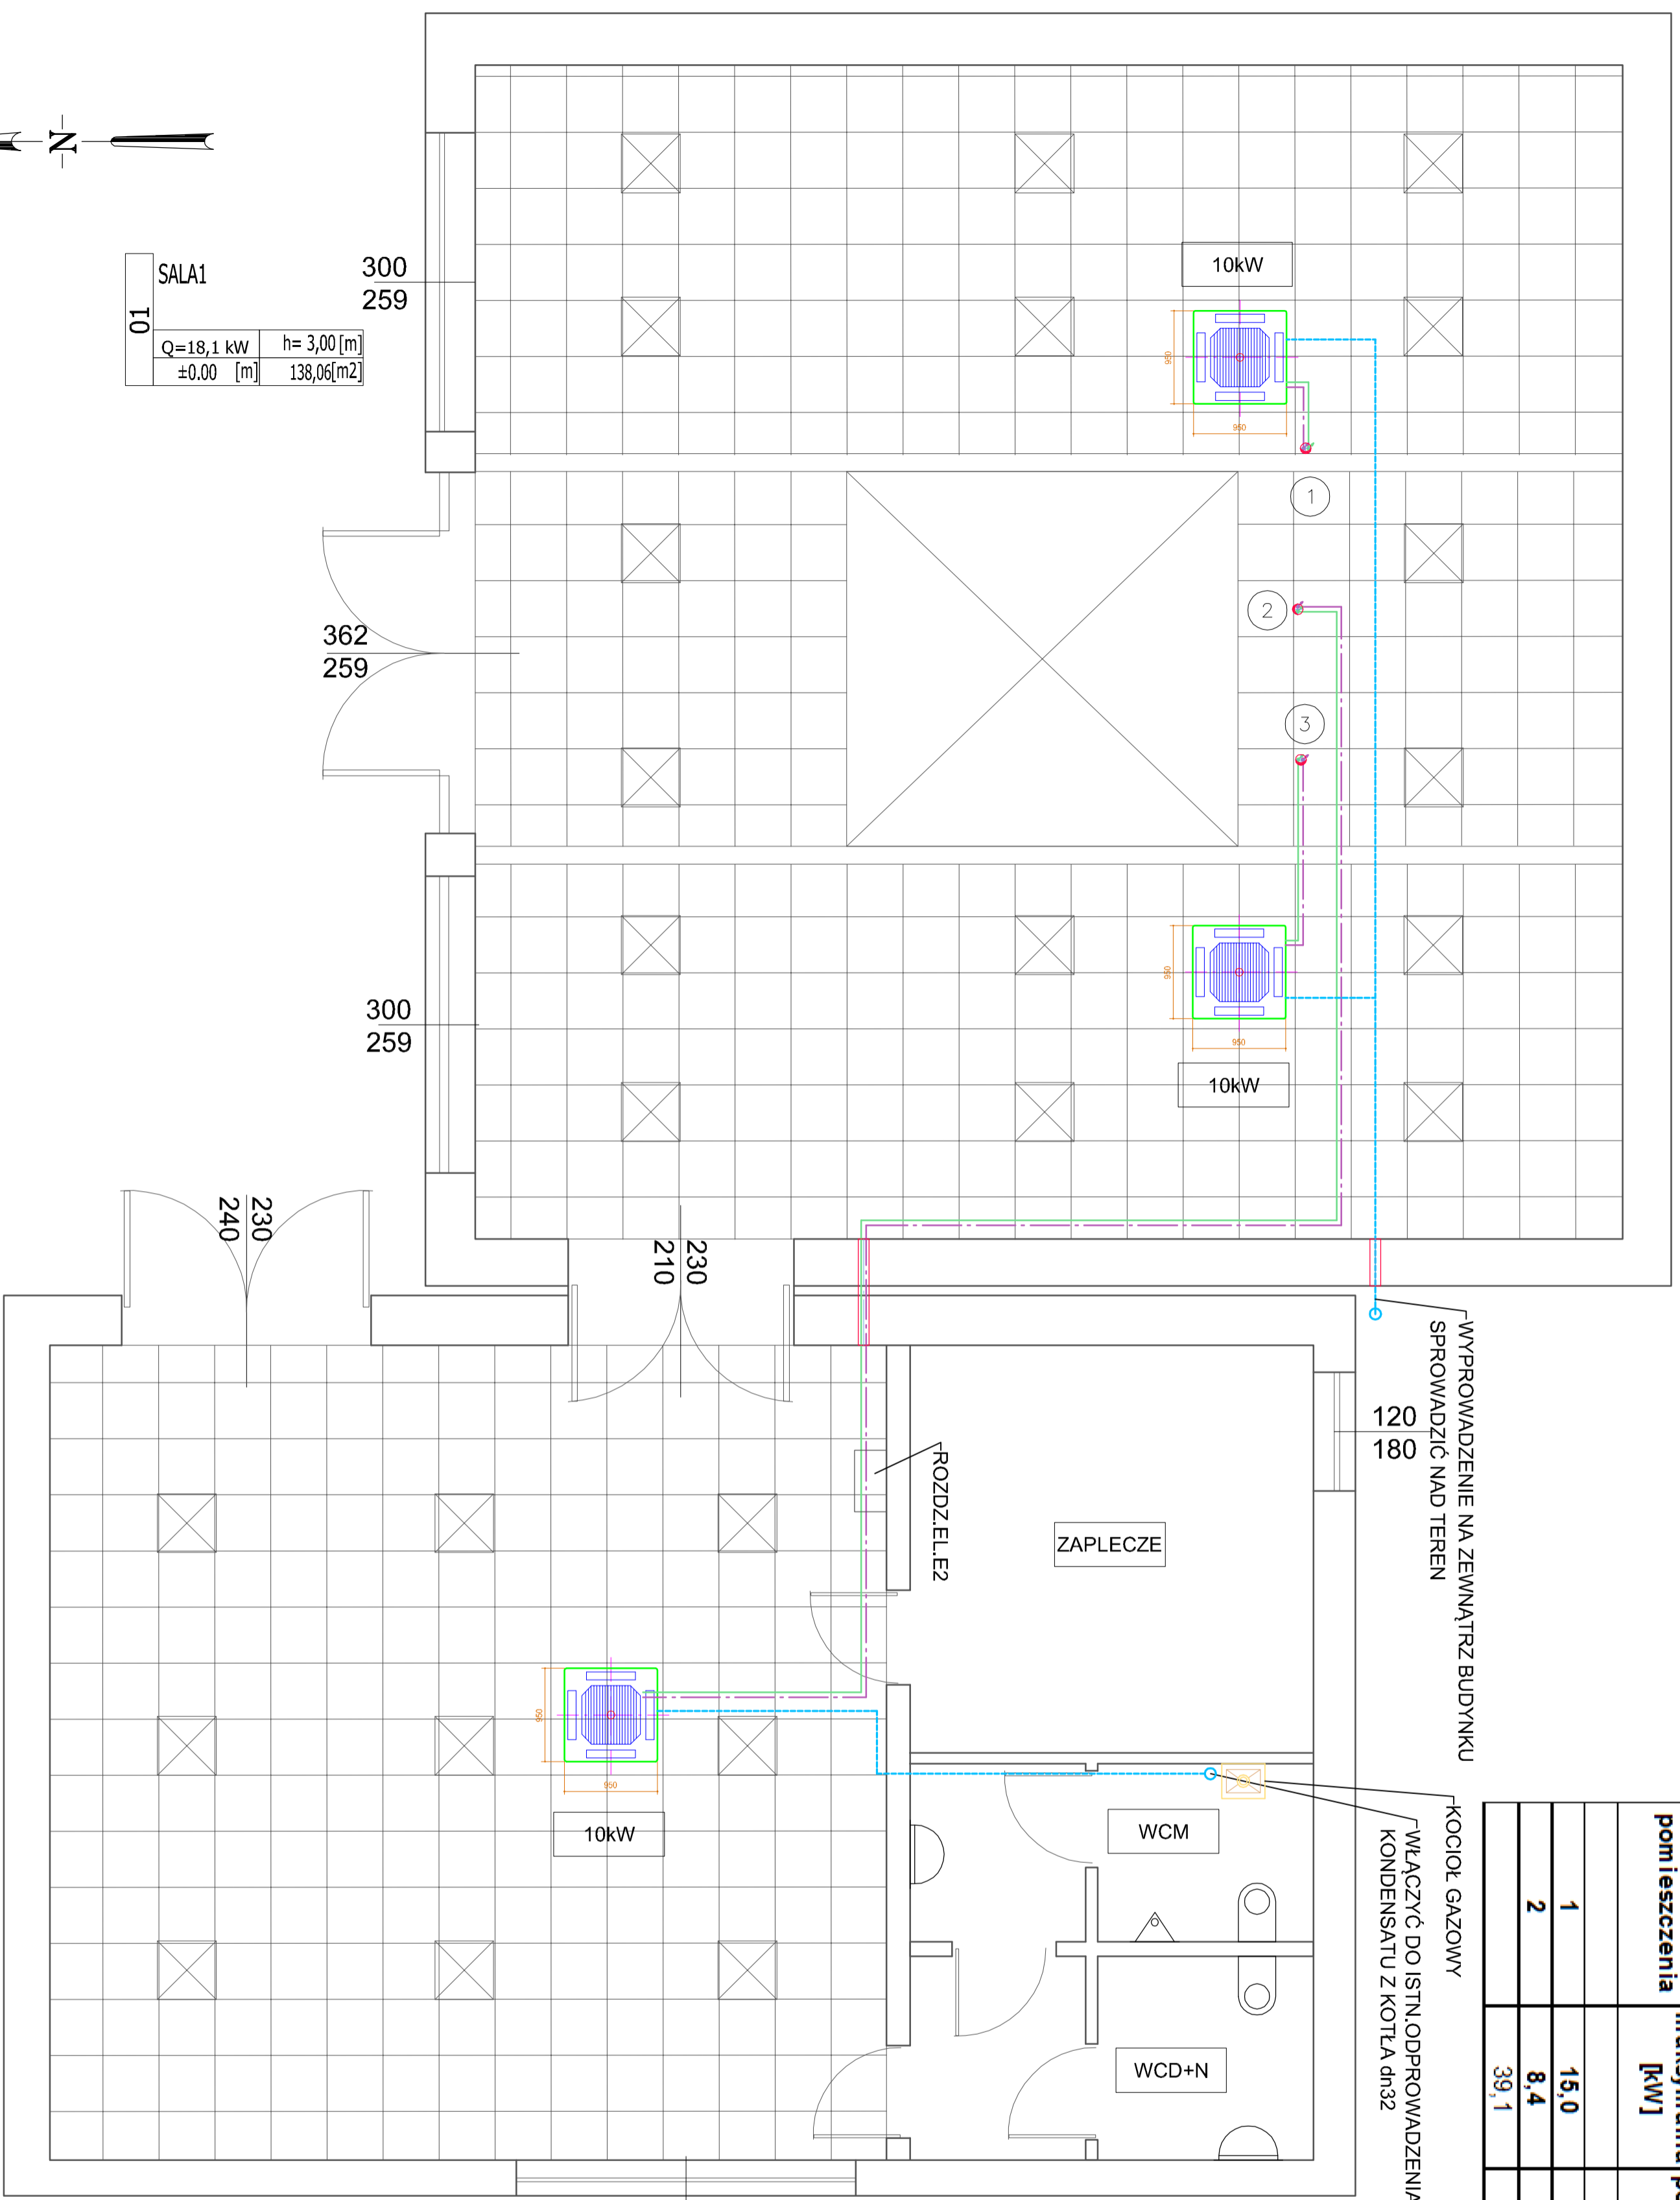

SALA1	300	259
10	Q=18,1 kW	h= 3,00 [m]
	±0,00 [m]	138,06[m ²]

SALA2	350	285
20	Q=10,9 kW	h= 3,00 [m]
	±0,00 [m]	73,80[m ²]

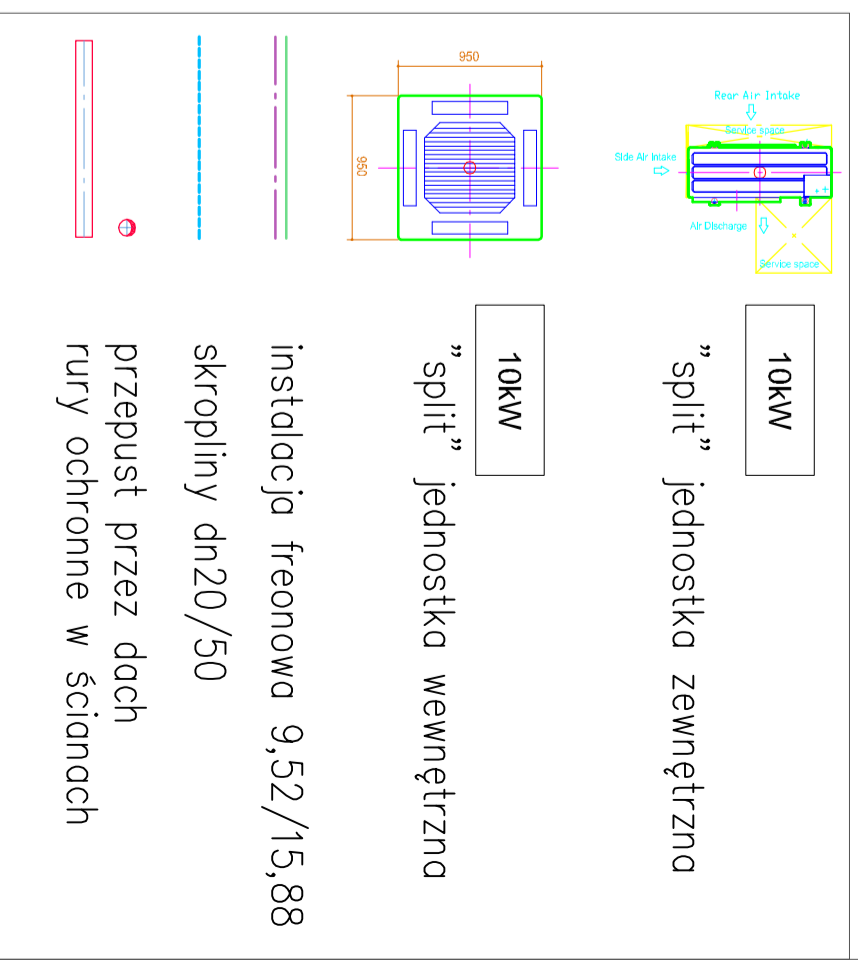

OSKAR OSKAR Projekt Sztandarowy Urządzeń

ul. Alankowa 8/8B
52-100 Wrocław

tel. 507 311 614
e-mail: oskar@oskar.com

PROJEKTANT: mgr inż. Andrzej Czajkowski

NR UPRAWNIENI: 70/85/UW

SPRAWDZONA: [Signature]

obiekt: SWIETLICA WIEJSKA

adres: 55-003 Jaszczkowice, ul. Główna 23

inwestor: GMINA CZERNICA

bronzo: KLIMATYZACJA temat: PROJEKT BUDOWLANY

rysownik: RZUT PARTERU

data: 08/2021

skala: 1:50

nr op. 1S-1